



SIMBOLOGIA


- TUBULAÇÃO ÁGUA FRIA DA CONCESSIONÁRIA LOCAL (AF)
- TUBULAÇÃO ESGOTO
- AF COLUNA DE ÁGUA FRIA
- AP COLUNA DE ÁGUA PLUVIAL
- CH CHUVEIRO
- ES COLUNA DE ESGOTO SANITÁRIO
- LV LAVATÓRIO
- PL PIA DE LAVAGEM
- VS VASO SANITÁRIO
- TJ TORNEIRA DE JARDIM
- TQ TANQUE
- PD PIA DE DESPEJO
- BB BEBECOURO
- PIA PIA DE COZINHA
- VD VÁLVULA DE DESCARGA
- RG REG. GAVETA
- RP REG. PRESSÃO

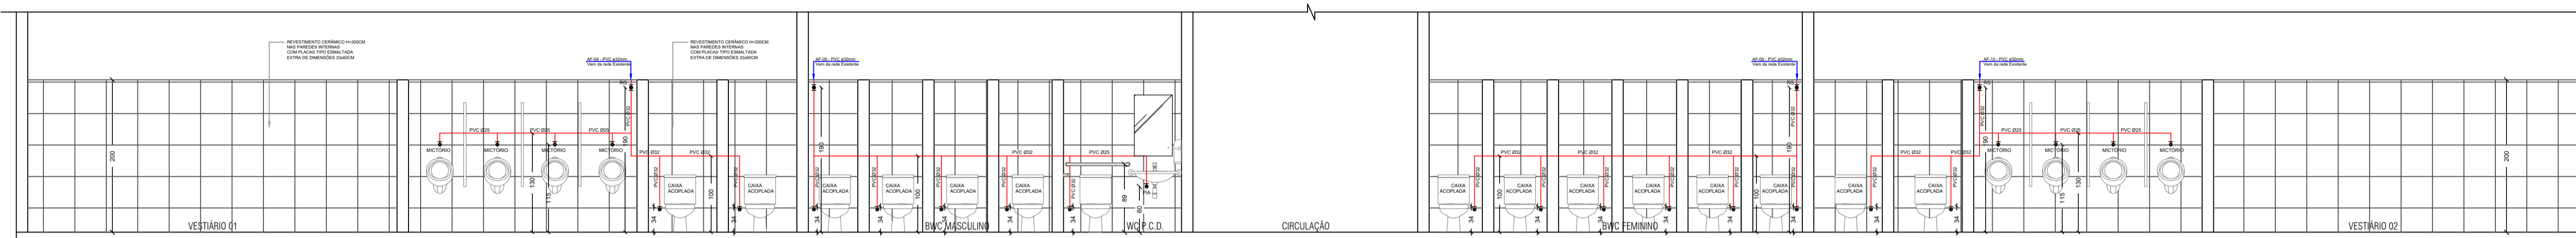

VISTA 2
ISOMÉTRICA AF 0415509/10 - BWC MASCULINO/FEMININO
Escala 1/50

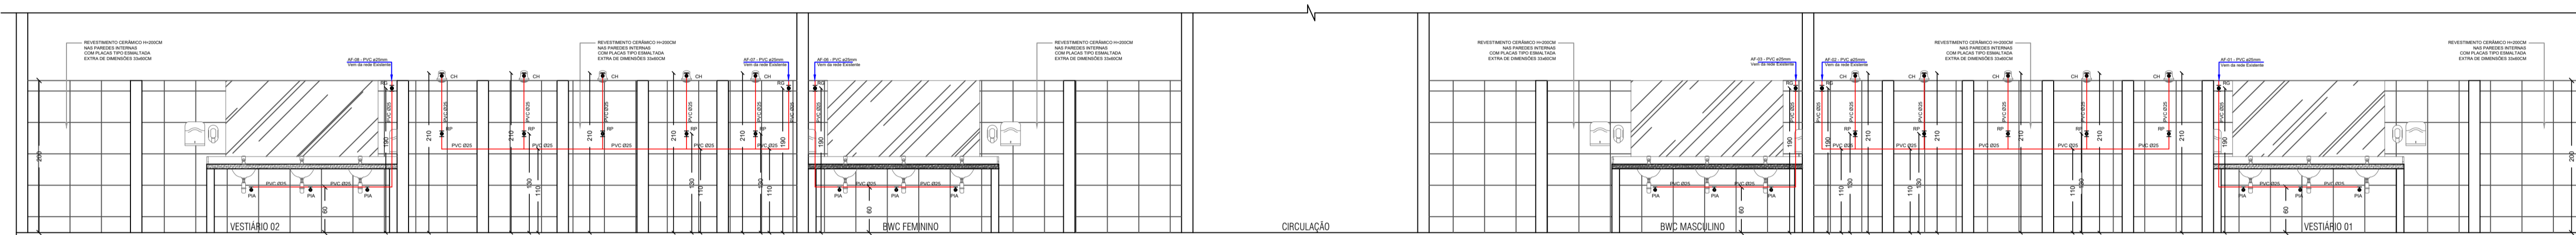


VISTA 1
ISOMÉTRICA AF 015203060708 - BWC MASCULINO/FEMININO
Escala 1/50

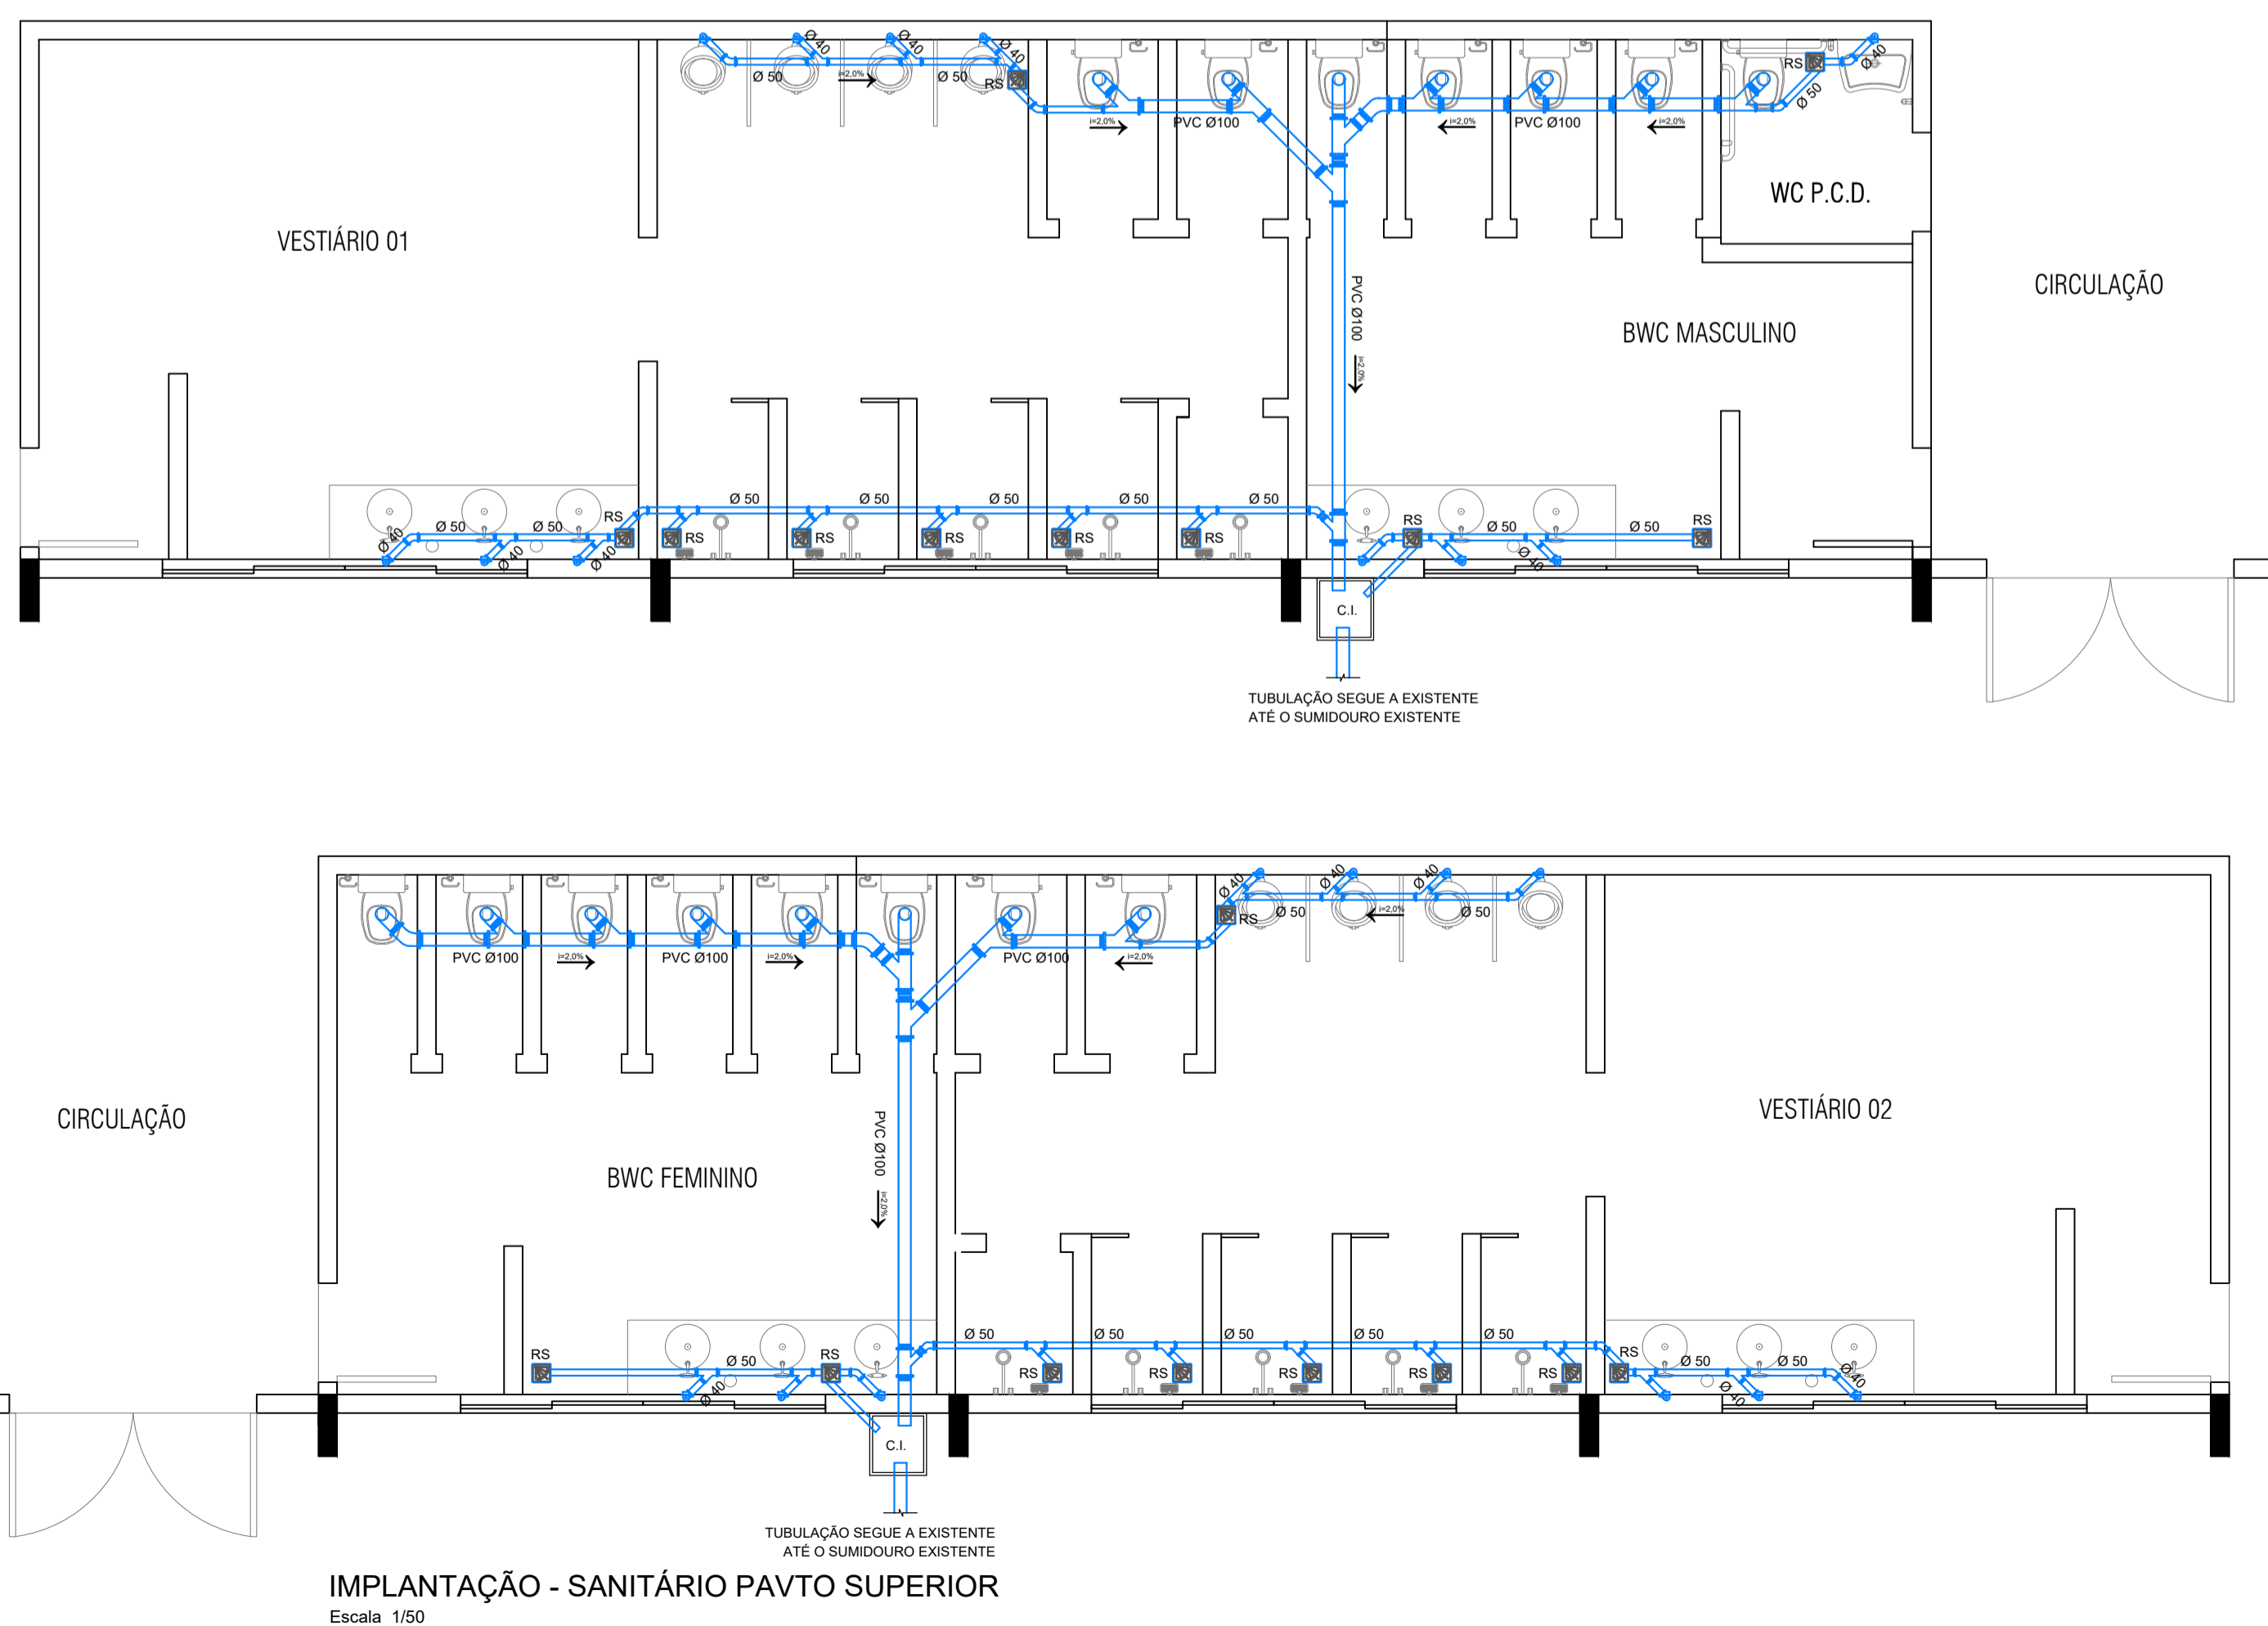


SIMBOLOGIA

- EDIFICAÇÃO
- TUBULAÇÃO SOBRE/DESE
- TUBULAÇÃO ESGOTO
- CP CAIXA PASSAGEM
- CI CAIXA INSPEÇÃO
- CC CAIXA CLORAZÃO
- 0,00 NÍVEL FUNDO CI

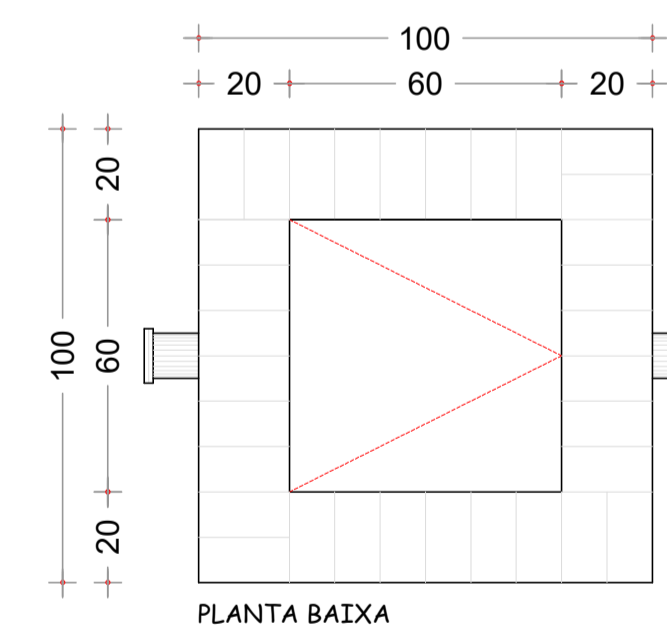

PLANTA BAIXA

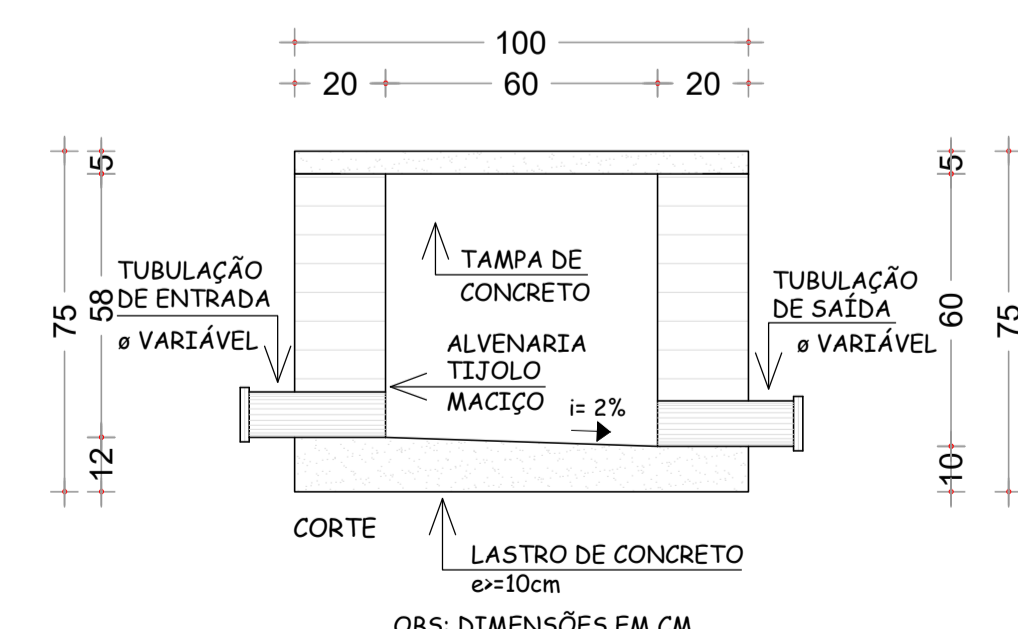

CAIXA DE INSPEÇÃO
ESCALA: 1:20

APROVAÇÃO/CARIMBO:



PROJETO:	HIDROSANITÁRIO	
OBRA:	REFORMA GINÁSIO MUNICIPAL	
ENDEREÇO:	ROD. SC 157 - CENTRO NOVO HORIZONTE-SC	
PROPRIETÁRIO:	PREFEITURA MUNICIPAL DE NOVO HORIZONTE - SC CNPJ 95.990.115/0001-67	
RESPONSÁVEL TÉCNICO:	Engº Civil Amarildo M. Ribeiro - CREA-SC 156004-7	
RESPONSÁVEL TÉCNICO:	Engº Civil Jean C. Tortelli - CREA-SC 182379-4	
RESPONSÁVEL TÉCNICO:	Engº Eletricista Charlan Smaniotto Luzzatto - CREA-SC 172695-8	
DESENHO CAD:	Eiveltro Jesus Passini - CREA-SC 084559-7 Jaison R. dos Santos - CREA-SC 178513-5	
DESCRIÇÃO	IMPLANTAÇÃO - ÁGUA FRIA IMPLANTAÇÃO - SANITÁRIO PAVTO SUPERIOR ISOMÉTRICAS SIMBOLOGIA, LEGENDA	PRANCHA: HS.-01/01
ÁREA TOTAL A REFORMAR:	1.695,00m²	ESCALA: INDICADA
CONTATO:	E-MAIL: amnoroste@amnoroste.org.br - TEL: (49)3344-1991	